


Объект филиала


Центральный объект филиала

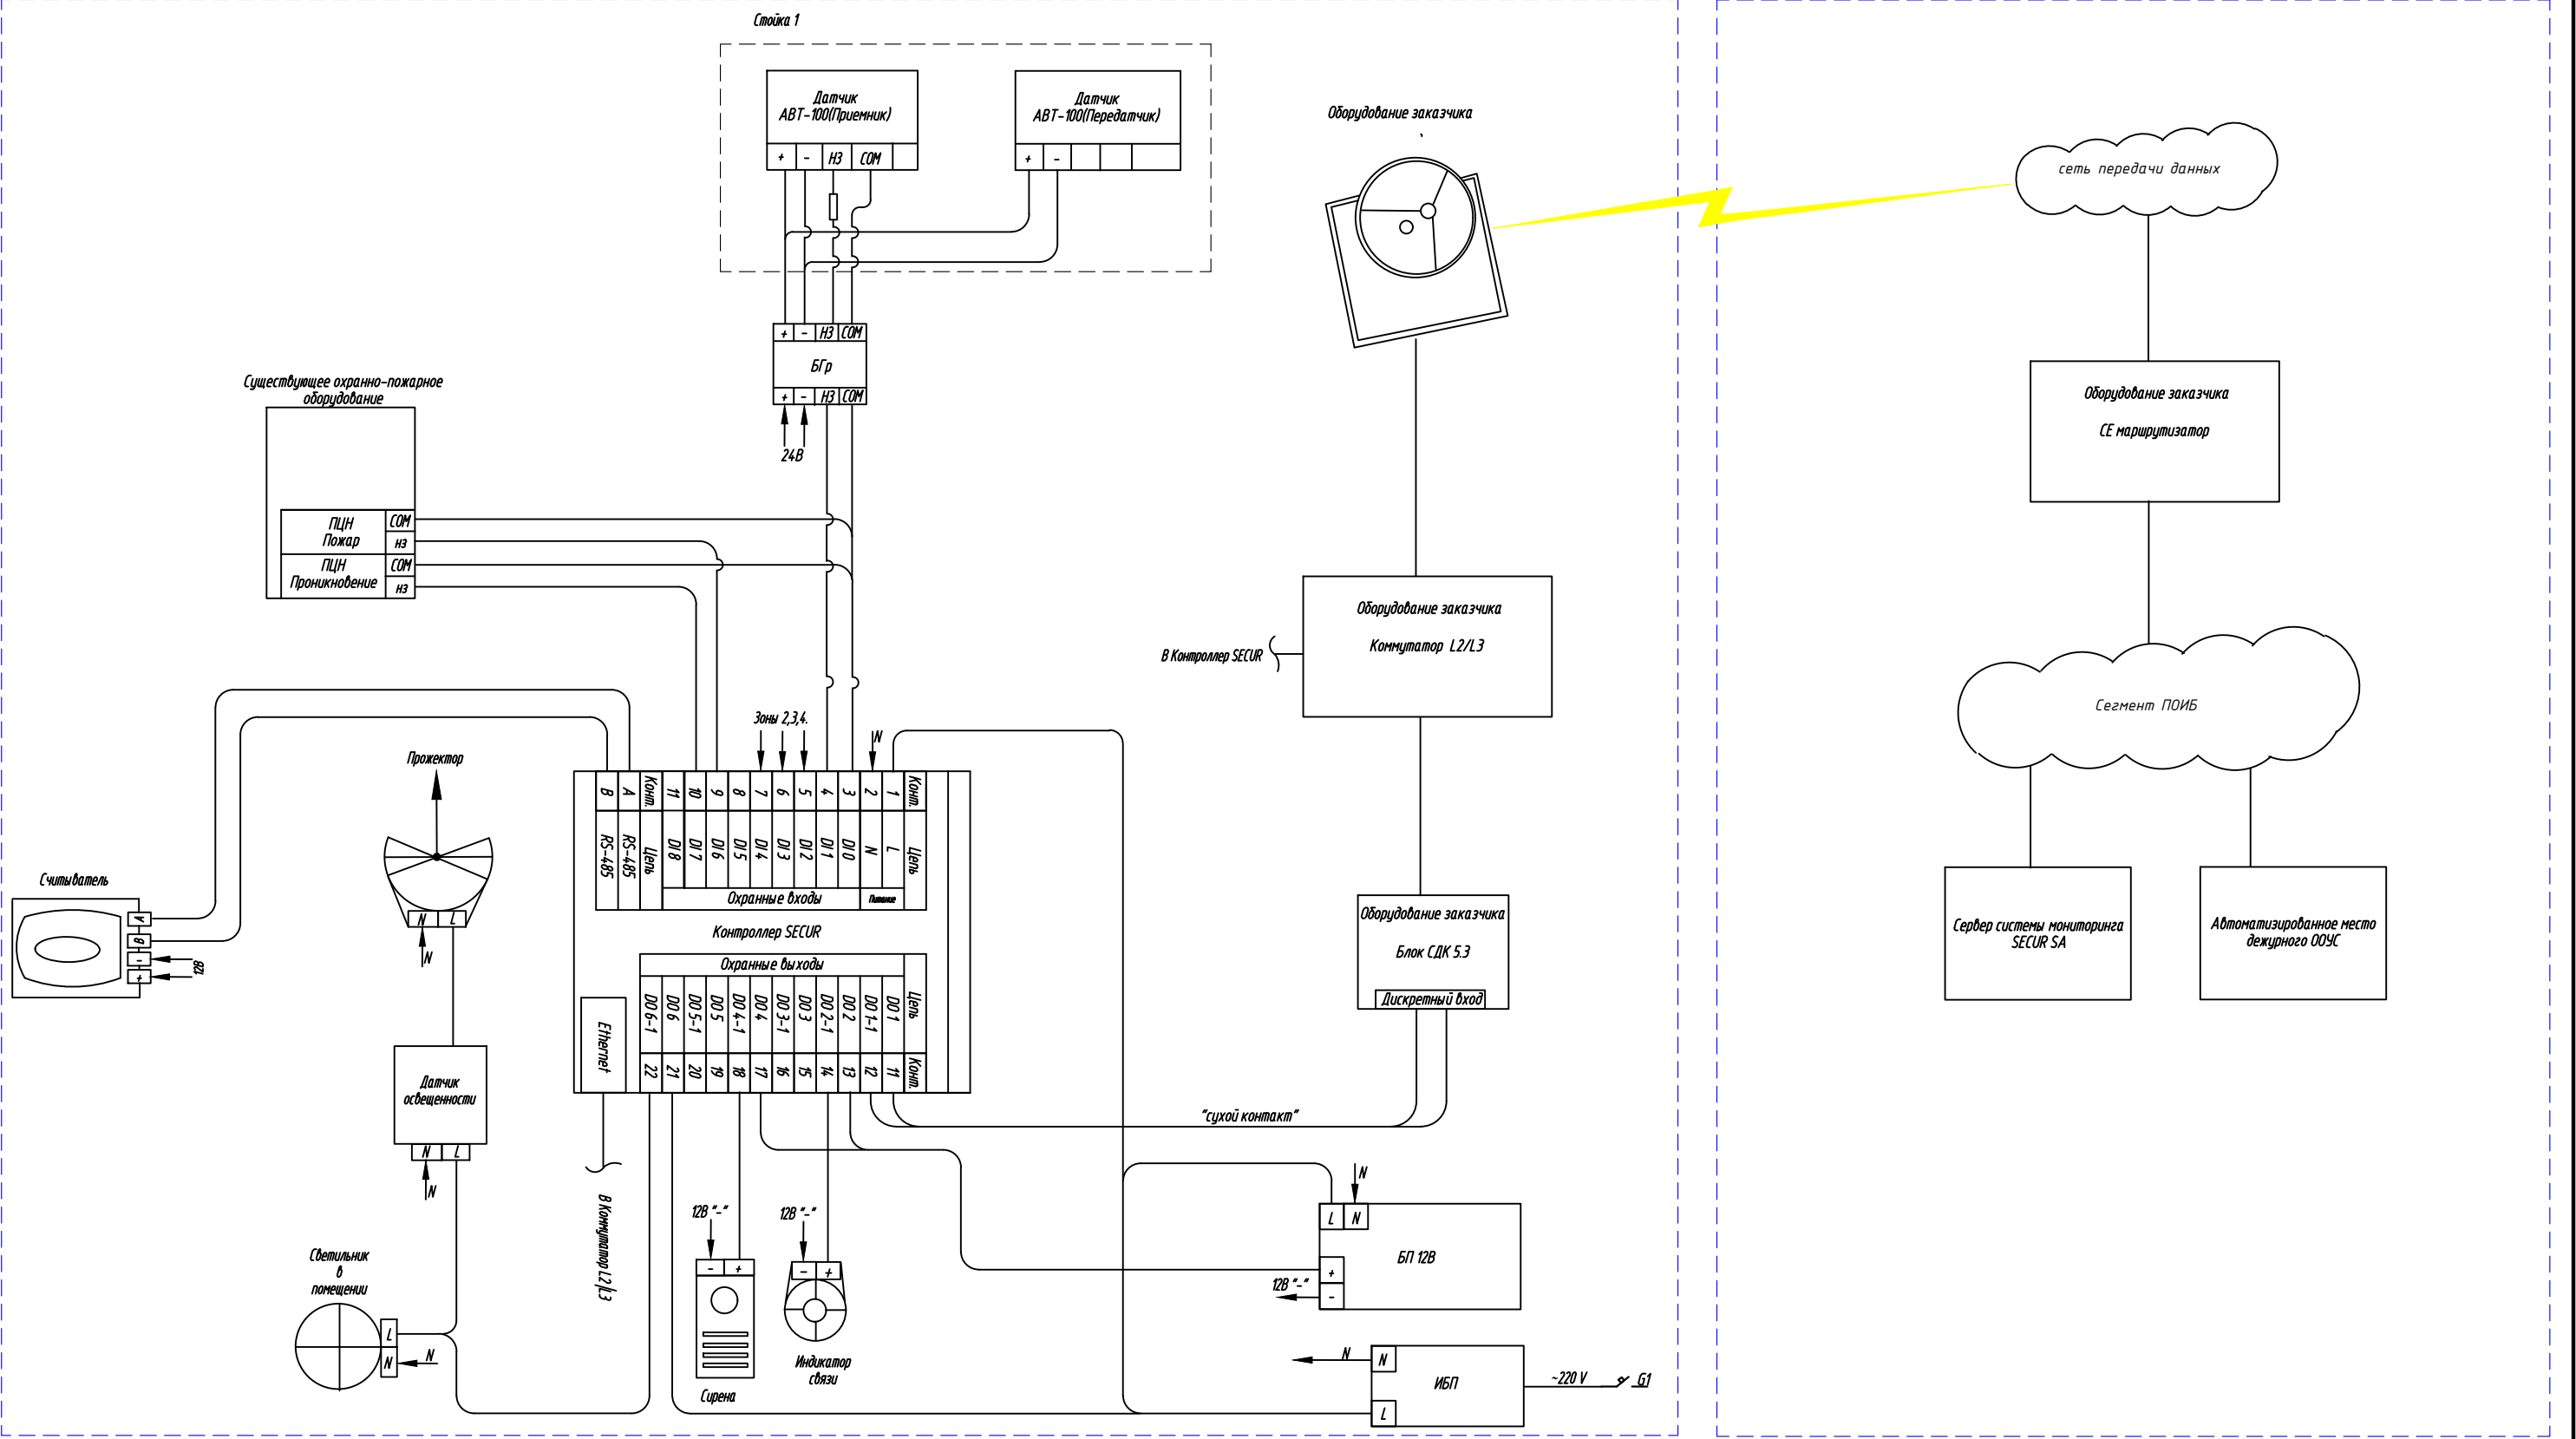

Инв. № подл. Подпись и дата. Взаим. инв. №

Изм.	Кол.	Лист	Надк.	Подпись	Дата

Оснащение техническими средствами охраны объектов филиала					
1 этап оснащения техническими средствами охраны (охранная сигнализация, охранное освещение, СКУД)			Стадия	Лист	Листов
			P	1	5
Структурная схема				ООО "СПЕЦТЕХНОЛОГИИ"	
Формат А3					

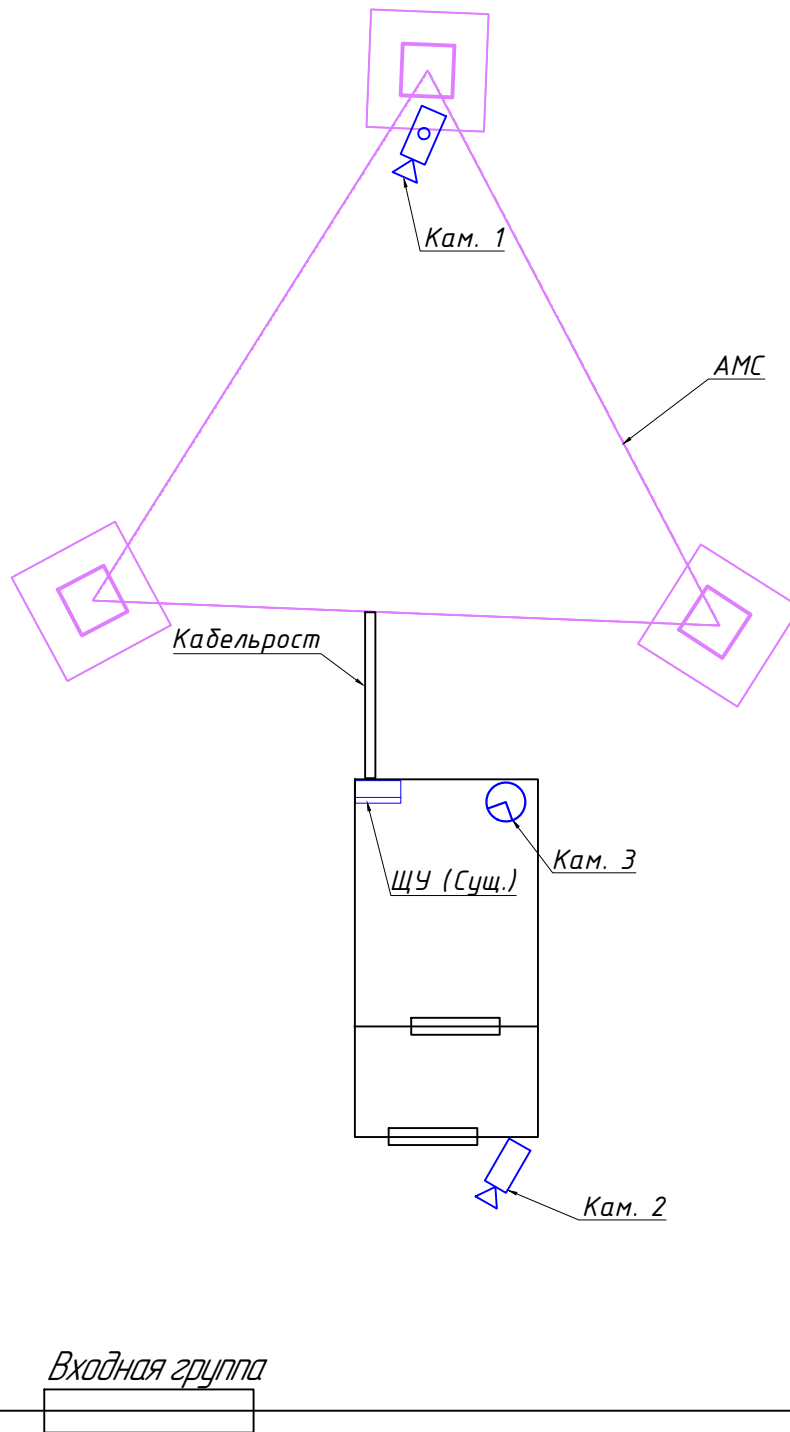

Инв. № подл. Подпись и дата Взаим. инв. №

Изм.	Кол.	Лист	Подк.	Подпись	Дата

<i>293-10/21-2 этап</i>		
<i>Оснащение техническими средствами охраны объектов филиала</i>		
<i>2 этап оснащения техническими средствами охраны (система охранного видеонаблюдения)</i>		<i>Стадия</i>
		<i>Лист</i>
		<i>Листов</i>
<i>Схема расположения оборудования</i>		<i>ООО "СПЕЦТЕХНОЛОГИИ"</i>
<i>Р</i>	<i>2</i>	<i>4</i>